

黄江镇第二小学食堂升级改造

(工程编号: 2026-004)

电气施工图设计

总经理: 马福桂

总工程师: 王 凯

项目负责人: 魏孟秋



中科华创国际工程设计顾问集团有限公司

二〇二六年 六月

(2026. 06. 20修改版)

设计资质: 建筑行业(建筑工程)甲级 建筑行业(人防工程)乙级 市政行业(给水工程、排水工程、道路工程、桥梁工程、热力工程、环境卫生工程)乙级 公路行业(公路)乙级 水利行业(河道整治)乙级 农林行业(农业综合开发工程)乙级 风景园林设计专项甲级 电力行业(变电工程、新能源发电、送电工程)专业乙级 化工石化医药行业乙级 商物粮行业乙级

公路行业(公路) 甲级 乙级
建筑行业(建筑工程) 甲级 乙级
水利行业(河道整治) 乙级
农林行业(农业综合开发工程) 乙级 风景园林设计专项甲级
市政行业(给水工程、排水工程、热力工程、桥梁工程、轨道交通工程、环境卫生工程) 乙级
化工石化医药行业(乙级) 商榷行业(乙级)

会	建筑		给排水		电气			
签	结构		暖通					

扉 页

职 责 Responsibility	姓 名 Name	签 字 Signature
法人代表	马福桂	马福桂
技术负责人	王金博	王金博
项目负责人	魏孟秋	魏孟秋
审 定	马福桂	马福桂
审 核	王金博	王金博
专业负责人	王金博	王金博
校 对	王金博	王金博
设 计	付文亚	付文亚

序号	设计单位名称	资质等级	证书编号
1	中科华创国际工程设计顾问集团有限公司	建筑行业（建筑工程）甲级	A151A02963 、 A251022624

备注:		
1、本图尺寸以图上标注为准,不得以比例尺度量。		
2、建设单位必须具备有效的规划、立项及相关部门手续,本图方可用于施工,在此之前,本图仅适用于方案报批。		
3、图纸加盖规划阶段出图章后有效,未经正式施工图审查机构审查,本图不得直接用于施工,仅供业主建设决策参考并建设造价之参考图。		
4、使用本图时,应同时参照其它有关国家规范及国家相关规范与标准图集,如发现有不符之处,应及时通知加意公司。		
5、本图之版权属中将华创国际工程设计顾问集团有限公司所有,未经本公司授权不得随意转交第三方,或以任何形式复制。		
说明 illustrate		
出图专用章 SEAL		
注册盖章 SEAL		
施工图审查盖章 SEAL		
设计证书编号: A151A02963 A251022624		
本图须加盖本公司出图签章 否则一律无效		
设计单位		
 中科华创 ZKHC		
中科华创国际工程设计顾问集团有限公司		
Zhongke Huachuang International Engineering Design Consulting Group Co., Ltd.		
审定人/日期 AUTHORIZED FOR ISSUE BY /DATE		
审定人	马福桂	马福桂
审核人/日期 AUDITED BY /DATE		
审核人	王金博	王金博
设计总负责人/日期 PROJECT DIRECTOR /DATE		
设计总负责人	魏孟秋	魏孟秋
专业负责人/日期 DISCIPLINE RESPONSIBLE BY /DATE		
专业负责人	王金博	王金博
校对人/日期 CHECKED BY /DATE		
校对人	王金博	王金博
设计人/日期 DESIGNED BY /DATE		
设计人	付文亚	付文亚
制图人/日期 DRAWING DESIGNED BY /DATE		
制图人	付文亚	付文亚
建设单位 CLIENT		
东莞市黄江镇工程建设中心		
项目名称 PROJECT		
黄江镇第二小学食堂升级改造		
子项名称 PROJECT		
图名 DRAWING TITLE		
扉页		
工程编号 JOB NO.	ZK-202412X	阶段 STATUS
比例 SCALE		专业 DISCIPLINE
日期 DATE	2026.06 修改版	电气
		图号 DRAWING NO.
		--

图 纸 目 录

序号	图 号	图 名	图幅	序号	图 号	图 名	图幅
1	--	封面、扉页	A2	21			
2	DS-00	图纸目录	A2	22			
3	DS-01	电气设计说明	A2	23			
4	DS-02	厨房配电箱系统图(1)	A1	24			
5	DS-03	厨房配电箱系统图(2)	A1	25			
6	DS-04	厨房配电箱系统图(3)	A1	26			
7	DS-05	厨房配电箱系统图(4)	A2	27			
8	DS-06	一层厨房配电平面图	A2	28			
9	DS-07	一层厨房照明平面图	A2	29			
10	DS-08	一层厨房监控平面图		30			
11				31			
12				32			
13				33			
14				34			
15				35			
16				36			
17				37			
18				38			
19				39			
20				40			

备注:

1. 本图尺寸以图上标注为准, 不得以比例尺度量。
2. 建设单位必须完善各项报批手续, 立项审批手续完成后, 本图方可用于施工, 在此之前, 本图仅用于方案报批。
3. 图纸如经审批部门审批后有修改, 未经总工程师审批审核审查, 本图不得直接用于施工, 仅作为施工进度表等修改设计参考之用。
4. 使用本图时, 应同时注意其它有关国家及地区相关法规及标准图集, 如发现有任何不明之处, 应及时通知本公司。
5. 本图之版权由上海市政工程设计研究总院(集团)有限公司所有, 未经本公司授权不得随意翻印或转交第三方, 需经书面许可。

说明 illustrate

出图专用章 SEAL

注册盖章 SEAL

施工图审查盖章 SEAL

设计证书编号: A151A02963 A251022624
本图须加盖本公司出图签章 否则一律无效



审定人 / 日期 AUTHORIZED FOR ISSUE BY / DATE	马福桂
审核人 / 日期 AUDITED BY / DATE	王金博
设计总负责人 / 日期 PROJECT DIRECTOR / DATE	文付亚
设计总负责人 DESIGNER RESPONSIBLE BY / DATE	王金博
校对人 / 日期 CHECKED BY / DATE	王金博
设计人 / 日期 DESIGNED BY / DATE	付文亚
制图人 / 日期 DESIGNED BY / DATE	付文亚

建设单位 CLIENT
东莞市黄江镇工程建设中心

项目名称PROJECT

黄江镇第二小学食堂升级改造


子项名称 PROJECT

目 录


工程编号 JOB NO.	ZK-202412X	阶段 STATUS	施工图
比例 SCALE		专业 DISCIPLINE	电气
日期 DATE	2026.06 修改版	图号 DRAWING NO.	DS-00

公路行业(公路)乙级 水利行业(河道整治)乙级 农林行业(农业综合开发工程)乙级 风景园林设计专项甲级
建筑行业(建筑工程)甲级 建筑行业(人防工程)乙级 市政行业(给水工程、排水工程、道路工程、桥梁工程、热力工程、环境卫生工程)乙级
电力行业(变电工程、新能源发电、送电工程)专业乙级 化工石化医药行业乙级 商业粮行业乙级

电	气				
给	排	水			
建	筑				
会	结				
基	构				

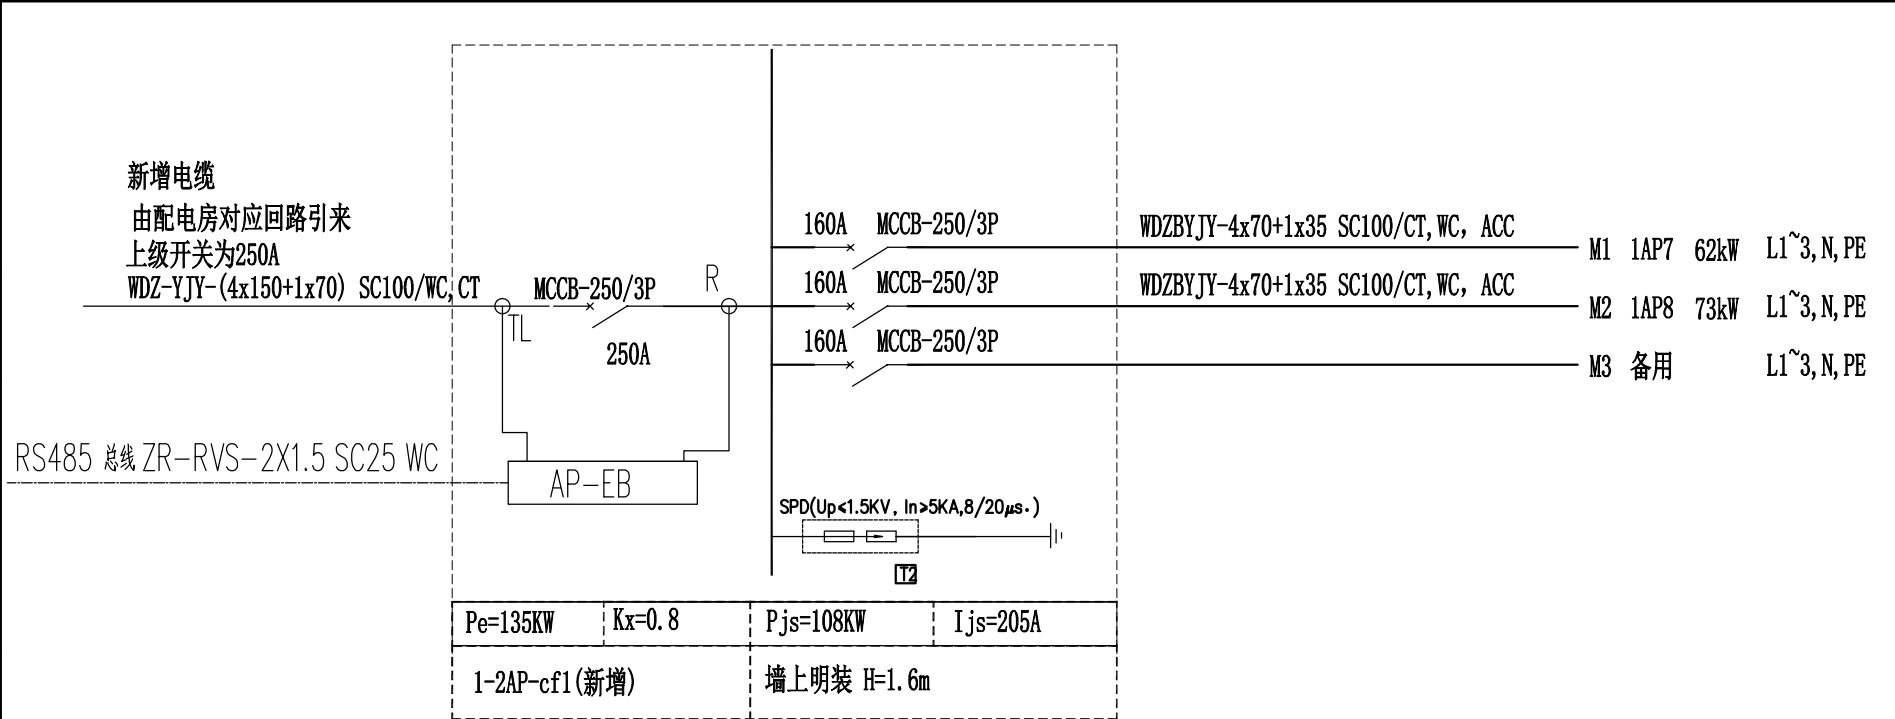


总配电箱系统图

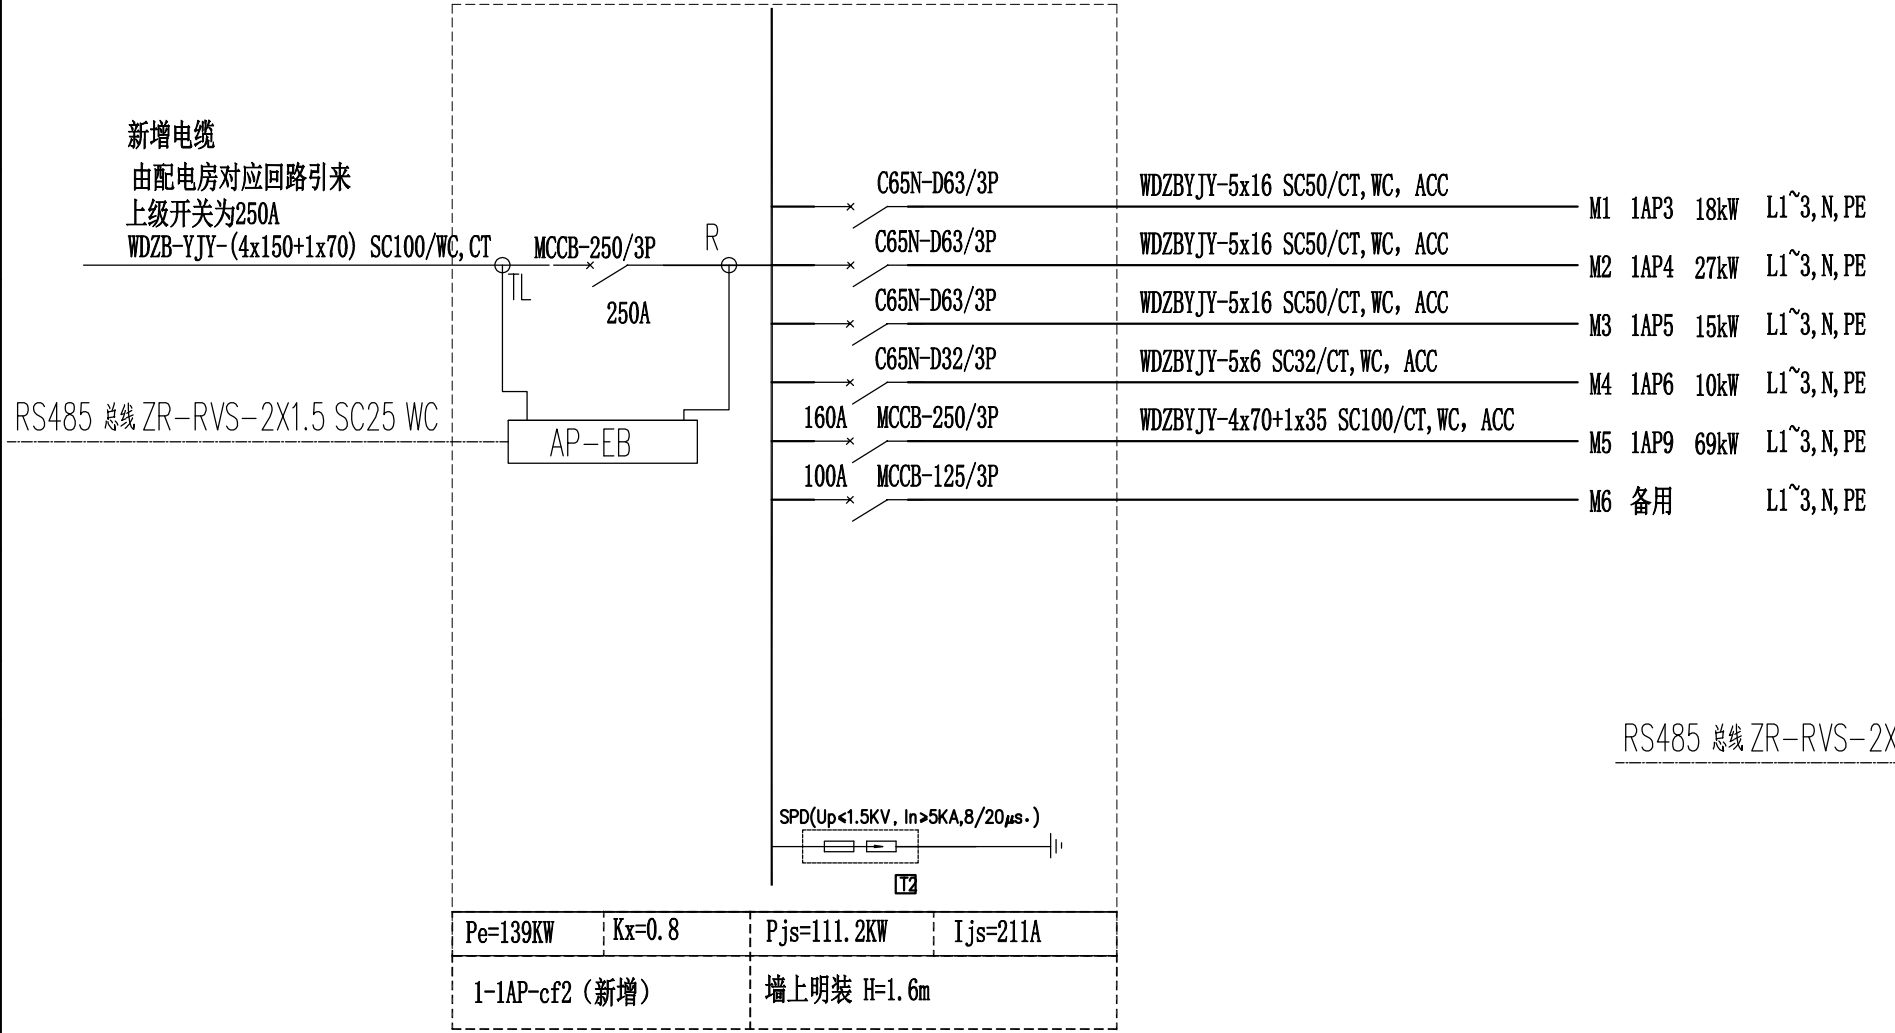

总配电箱系统图

RS485 总线 ZR-RVS-2X1.5 SC25 WC

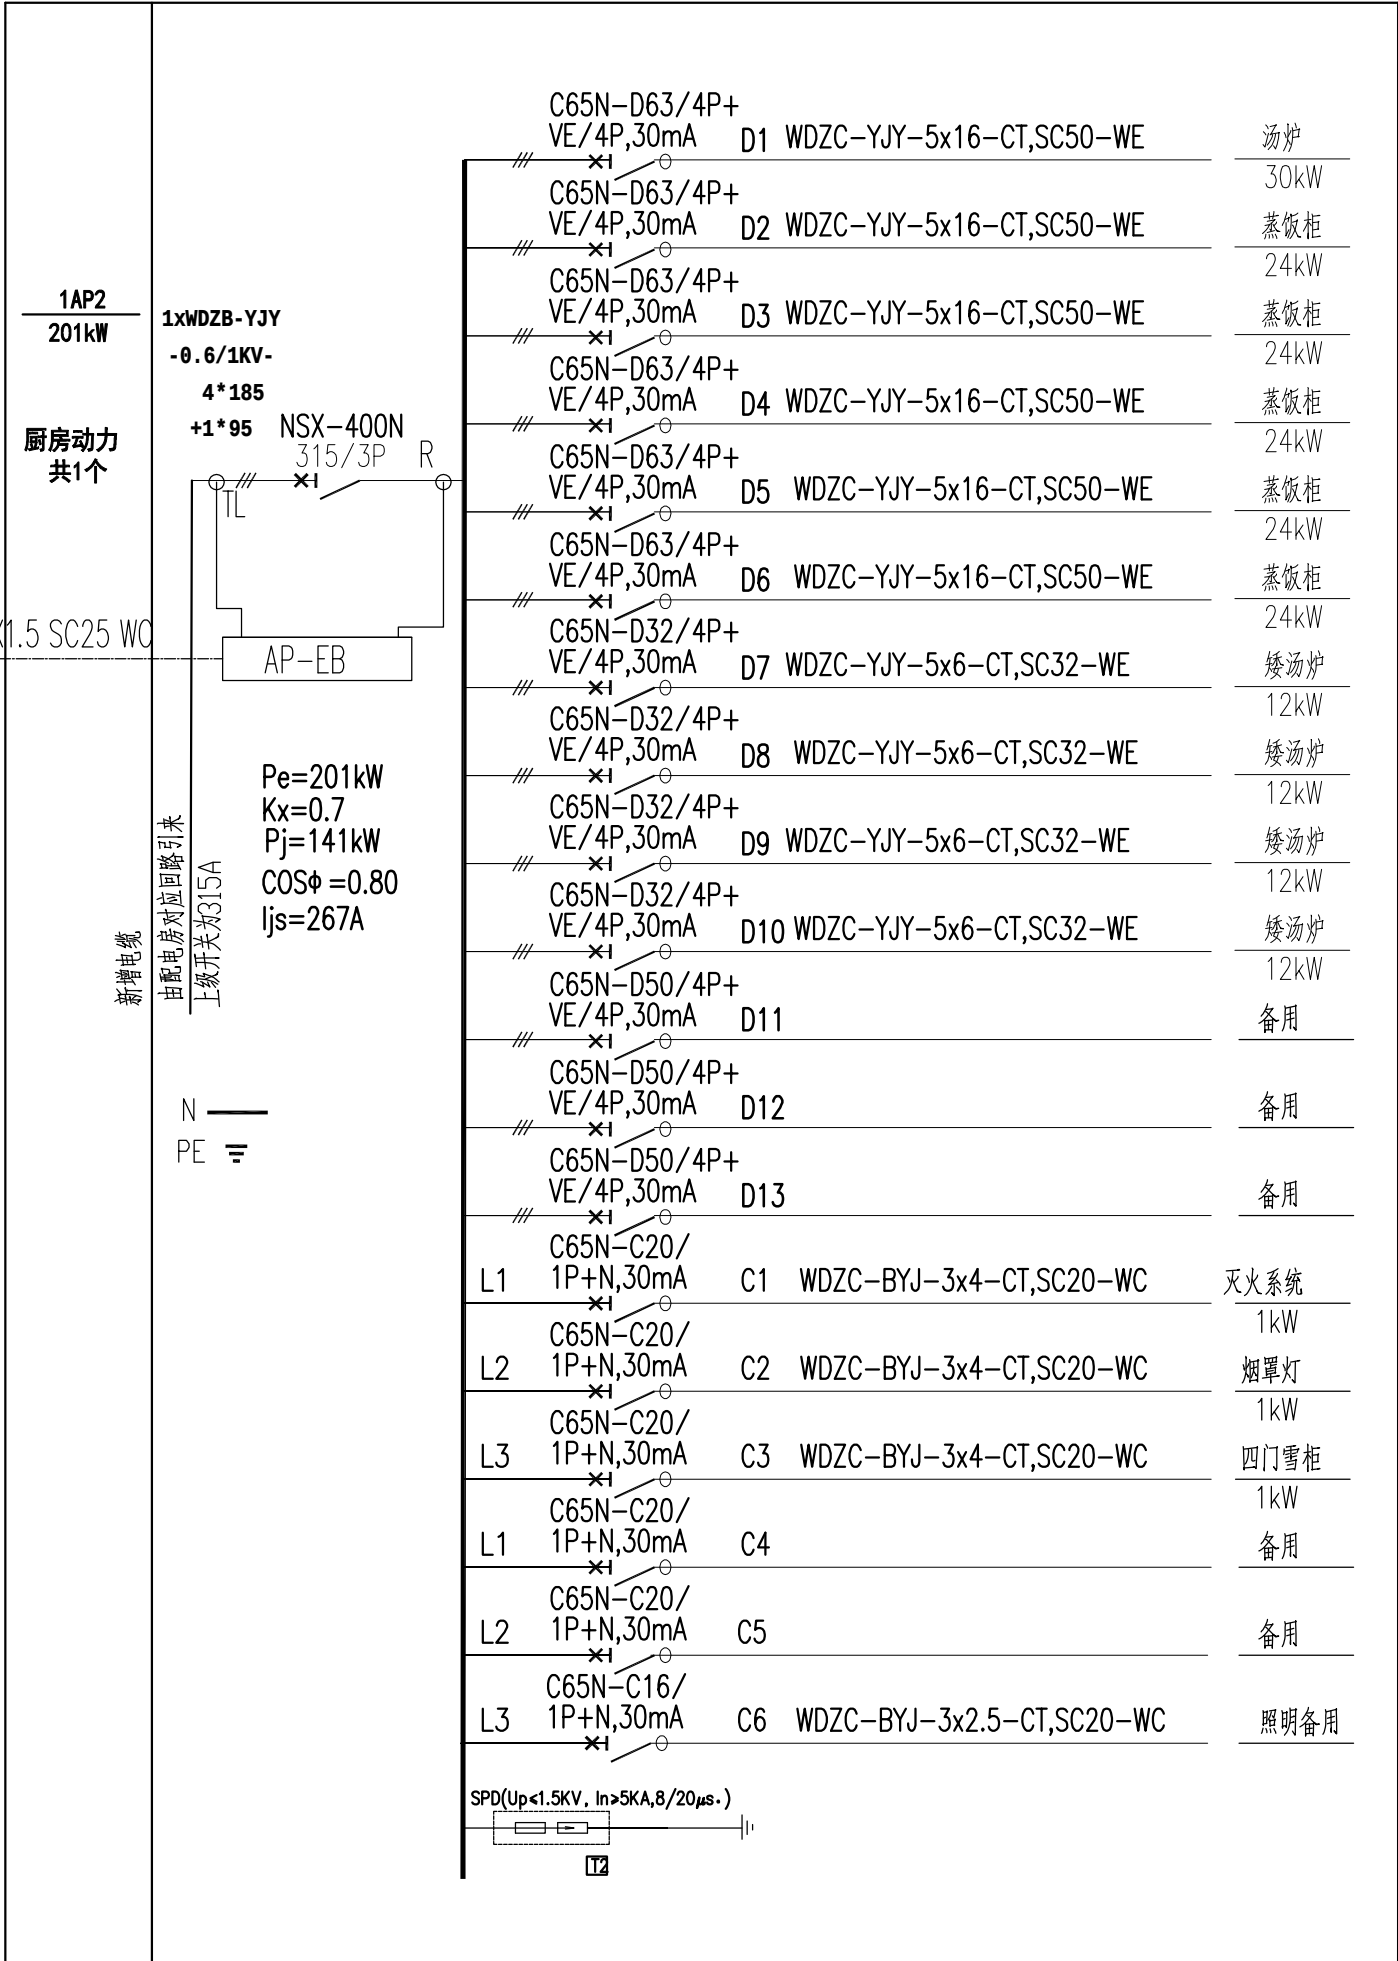

挂墙明装
底距地1.4m
非标

备注： 1、本图尺寸以图上标注为准，不得以比例尺度量。 2、建设单位具备有效的规划、立项及相关部门批准手续后，本图方可用于施工，在此之前，本图仅适用于方案报批。 3、图纸加盖出图章后有效，未经正式施工图审查机构审查，本图不得直接用于施工，仅供业主建设投资前期参考建设条件之参考图。 4、使用本图时，应同时参照其它有关图纸及国家相关规范与标准图集，如发现有任何不明之处，应及时通知我公司。 5、本图之版权属中科华创国际工程设计顾问集团有限公司所有，未经本公司授权不得随意转交第三方，或以任何形式复制。		
说明 illustrate		
出图专用章 SEAL		
注册盖章 SEAL		
施工图审查盖章 SEAL		
设计证书编号：A151A02963 A251022624 本图须加盖本公司出图签章 否则一律无效		
设计单位  中科华创国际工程设计顾问集团有限公司 Zhongke Huachuang International Engineering Design Consulting Group Co., Ltd.		
审定人/日期 AUTHORIZED FOR ISSUE BY /DATE	审定人 马源桂	马源桂
审核人/日期 AUDITED BY /DATE	审核人 王金博	王金博
设计负责人/日期 PROJECT DIRECTOR /DATE	设计负责人 戴孟秋	戴孟秋
专业负责人/日期 DISCIPLINE RESPONSIBLE BY /DATE	专业负责人 王金博	王金博
校对人/日期 CHECKED BY /DATE	校对人 王金博	王金博
设计人/日期 DESIGNED BY /DATE	设计人 付文亚	付文亚
制图人/日期 DESIGNED BY /DATE	制图人 付文亚	付文亚
建设单位 CLIENT 东莞市黄江镇工程建设中心		
项目名称 PROJECT 黄江镇第二小学食堂升级改造		
手项名称 PROJECT		
图名 DRAWING TITLE 厨房配电箱系统图(2)		
工程编号 JOB NO.	ZK-202412X	阶段 STATUS 施工图
比例 SCALE	专业 DISCIPLINE 电气	
日期 DATE	2026.06 修改版	图号 DRAWING NO. DS-03

公路行业(公路)乙级 水利行业(河道整治)乙级 农林行业(农业综合开发工程)乙级 风景园林设计专项甲级
建筑行业(建筑工程)甲级 建筑行业(人防工程)乙级 市政行业(给水工程、排水工程、道路工程、桥梁工程、热力工程、环境卫生工程)乙级
电力行业(变电工程、新能源发电、送电工程)专业乙级 化工石化医药行业乙级 商输粮行业乙级

	电				
	给排水		暖通		
	建筑		结构		
会					签

配电箱编号	控制要求	安装方式 箱体型号
1AP6 10kW 厨房动力 共1个 WDZB-YJY -0.6/1KV- 5*6 总配电箱对应回路引至 C65N-D32/3P Pe=10kW Kx=1 Pj=10kW COSφ=0.80 Ijs=19A N PE C65N-D20/4P+ VE/4P,30mA D1 WDZC-YJY-5x4-CT,SC32-WE 冷库机组 5kW C65N-D20/4P+ VE/4P,30mA D2 WDZC-YJY-5x4-CT,SC32-WE 冷凝机 5kW C65N-D20/4P+ VE/4P,30mA D2 备用		挂墙明装 底距地1.4m 非标

配电箱编号	控制要求	安装方式 箱体型号
1AP3 18kW 厨房动力 共1个 WDZB-YJY -0.6/1KV- 5*16 总配电箱对应回路引至 C65N-D63/3P Pe=18kW Kx=1 Pj=18kW COSφ=0.80 Ijs=34A N PE C65N-C16/ 1P+N,30mA M1 WDZC-BYJ-3x2.5-CT,SC20-WC 紫外线杀菌灯 0.5kW C65N-C16/ 1P+N,30mA M2 备用 C65N-C16/ 1P+N,30mA M3 备用 C65N-C25/ 1P+N,30mA C1 WDZC-BYJ-3x4-CT,SC20-WC 保温台 3kW C65N-C25/ 1P+N,30mA C2 WDZC-BYJ-3x4-CT,SC20-WC 保温台 3kW C65N-C25/ 1P+N,30mA C3 WDZC-BYJ-3x4-CT,SC20-WC 保温台 3kW C65N-C20/ 1P+N,30mA C4 WDZC-BYJ-3x4-CT,SC20-WC 备用插座 2*1kW C65N-C25/ 1P+N,30mA C5 C65N-C25/ 1P+N,30mA C6 WDZC-BYJ-3x4-CT,SC20-WC 空调 3kW C65N-C20/ 1P+N,30mA C7 备用 C65N-C25/ 1P+N,30mA C8 备用 C65N-C20/ 1P+N,30mA C9 备用 C65N-C25/ 1P+N,30mA C10 备用 C65N-C20/ 1P+N,30mA C11 备用 C65N-C16/ 1P+N,30mA C12 WDZC-BYJ-3x2.5-CT,SC20-WC 照明备用		挂墙明装 底距地1.4m 非标

配电箱编号	控制要求	安装方式 箱体型号
1AP5 15kW 厨房动力 共1个 WDZB-YJY -0.6/1KV- 5*16 总配电箱对应回路引至 C65N-D63/3P Pe=15kW Kx=1 Pj=15kW COSφ=0.80 Ijs=28.5A N PE C65N-C16/ 1P+N,30mA M1 WDZC-BYJ-3x2.5-CT,SC20-WC 紫外线杀菌灯 0.5kW C65N-C16/ 1P+N,30mA M2 WDZC-BYJ-3x2.5-CT,SC20-WC 紫外线杀菌灯 0.5kW C65N-C16/ 1P+N,30mA M3 备用 C65N-C20/ 1P+N,30mA C1 WDZC-BYJ-3x4-CT,SC20-WC 绞切肉机 1.5kW C65N-C25/ 1P+N,30mA C2 WDZC-BYJ-3x4-CT,SC20-WC 消毒柜 3kW C65N-C20/ 1P+N,30mA C3 WDZC-BYJ-3x4-CT,SC20-WC 灭蝇灯 0.1kW C65N-C20/ 1P+N,30mA C4 WDZC-BYJ-3x4-CT,SC20-WC 风幕机 1kW C65N-C25/ 1P+N,30mA C5 WDZC-BYJ-3x4-CT,SC20-WC 刀具砧板消毒柜 3kW C65N-C20/ 1P+N,30mA C6 WDZC-BYJ-3x4-CT,SC20-WC 灭蝇灯 0.1kW C65N-C20/ 1P+N,30mA C7 WDZC-BYJ-3x4-CT,SC20-WC 双门高身雪柜 1kW C65N-C20/ 1P+N,30mA C8 WDZC-BYJ-3x4-CT,SC20-WC 风幕机 1kW C65N-C25/ 1P+N,30mA C9 WDZC-BYJ-3x4-CT,SC20-WC 空调 3kW C65N-C25/ 1P+N,30mA C10 备用 C65N-C20/ 1P+N,30mA C11 备用 C65N-C20/ 1P+N,30mA C12 备用 C65N-C25/ 1P+N,30mA C13 备用 C65N-C20/ 1P+N,30mA C14 备用 C65N-C16/ 1P+N,30mA C15 WDZC-BYJ-3x2.5-CT,SC20-WC 照明备用		挂墙明装 底距地1.4m 非标

配电箱编号	控制要求	安装方式 箱体型号
1AP4 27kW 厨房动力 共1个 WDZB-YJY -0.6/1KV- 5*16 总配电箱对应回路引至 C65N-D63/3P Pe=27kW Kx=1 Pj=27kW COSφ=0.80 Ijs=51A N PE C65N-D50/4P+ VE/4P,30mA D1 WDZC-YJY-5x16-CT,SC50-WE 烤箱 20kW C65N-D16/4P+ VE/4P,30mA D2 WDZC-YJY-5x2.5-CT,SC25-WE 搅拌机 1.5kW C65N-D50/4P+ VE/4P,30mA D3 备用 C65N-C20/ 1P+N,30mA C1 WDZC-BYJ-3x4-CT,SC20-WC 双门雪柜 1kW C65N-C20/ 1P+N,30mA C2 WDZC-BYJ-3x4-CT,SC20-WC 压面机 1.5kW C65N-C20/ 1P+N,30mA C3 WDZC-BYJ-3x4-CT,SC20-WC 灭蝇灯 0.1kW C65N-C25/ 1P+N,30mA C4 WDZC-BYJ-3x4-CT,SC20-WC 空调 3kW C65N-C25/ 1P+N,30mA C5 备用 C65N-C16/ 1P+N,30mA C6 WDZC-BYJ-3x2.5-CT,SC20-WC 照明备用		挂墙明装 底距地1.4m 非标

备注： 1、本图尺寸以图上标注为准，不得以比例尺度量。 2、建设单位具备签署有效的规划、立项及相关批复手续后，本图方可用于施工，在此之前，本图仅适用于方案报批。 3、图纸加盖和加章后出图方有效，未经正式施工图审查机构审查，本图不得直接用于施工，仅供业主建设投资前期参考建设条件之参考图。 4、使用本图时，应同时参照其它有关图纸及国家规范与标准图集，如发现有任何不明之处，应及时通知我公司。 5、本图之版权属中将华创国际工程设计顾问集团有限公司所有，未经本公司授权不得随意转交第三方，或以任何形式复制。	说明 illustrate
出图专用章 SEAL	
注册盖章 SEAL	
施工图审查盖章 SEAL	
设计证书编号：A151A02963 A251022624 本图须加盖本公司出图签章 否则一律无效	
设计单位	中科华创 ZKHC 中科华创国际工程设计顾问集团有限公司 Zhonghe Huachuang International Engineering Design Consulting Group Co., Ltd. 审定人/日期 AUTHORIZED FOR ISSUE BY /DATE 审定人 马福桂 马福桂 审核人/日期 AUDITED BY /DATE 审核人 王金博 王金博 设计负责人/日期 PROJECT DIRECTOR /DATE 设计总负责人 戴孟秋 戴孟秋 专业负责人/日期 DISCIPLINE RESPONSIBLE BY /DATE 专业负责人 王金博 王金博 校对人/日期 CHECKED BY /DATE 校对人 王金博 王金博 设计人/日期 DESIGNED BY /DATE 设计人 付文亚 付文亚 制图人/日期 DESIGNED BY /DATE 制图人 付文亚 付文亚 建设单位 CLIENT 东莞市黄江镇工程建设中心 项目名称 PROJECT 黄江镇第二小学食堂升级改造 子项目名称 PROJECT 图名 DRAWING TITLE 厨房配电箱系统图(3) 工程编号 JOB NO. ZK-202412X 阶段 STATUS 施工图 比例 SCALE 专业 DISCIPLINE 电气 日期 DATE 2026.06 修改版 图号 DRAWING NO. DS-04

公路行业(公路)乙级 水利行业(河道整治)乙级 农林行业(农业综合开发工程)乙级 风景园林设计专项甲级
建筑行业(建筑工程)甲级 建筑行业(人防工程)乙级 市政行业(给水工程、排水工程、道路工程、桥梁工程、热力工程、环境卫生工程)乙级
电力行业(变电工程、新能源发电、送电工程)专业乙级 化工石化医药行业乙级 商物粮行业乙级

	电				
	给排水	暖通			
建筑					
结构					
会签					

配电箱编号	控制要求	安装方式 箱体型号
1AP7 62kW	WDZB-YJY -0.6/1KV- 4*70 +1*35 NSX-250N 160/3P Pe=62kW Kx=0.8 Pj=49.6kW COSφ=0.80 Ijs=94A	消毒柜 9kW 备用 紫外线杀菌灯 0.5kW 备用 备用 备用 备用 保温台 3kW 保温台 3kW 保温台 3kW 保温台 3kW 保温台 3kW 保温台 3kW 保温台 3kW 保温台 3kW 消毒柜 4kW 留样柜 1kW 空调 3kW 备用插座 2*1kW 空调 3kW 灭蝇灯 0.1kW 备用插座 2*1kW 风幕机 1kW 备用 备用 备用 照明备用

配电箱编号	控制要求	安装方式 箱体型号
1AP8 73kW	WDZB-YJY -0.6/1KV- 4*70 +1*35 NSX-250N 160/3P Pe=73kW Kx=1 Pj=73kW COSφ=0.80 Ijs=138A	洗碗机 65kW 洗碗间排风 0.75kW 开水器 6kW 备用 备用 风幕机+灭蝇灯 1kW 备用 备用 备用 备用 备用 照明备用
1AP9 69kW	WDZB-YJY -0.6/1KV- 4*70 +1*35 NSX-250N 160/3P Pe=69kW Kx=0.8 Pj=55.2kW COSφ=0.80 Ijs=105A	消毒柜 9kW 消毒柜 9kW 消毒柜 9kW 冷库机组 30kW 备用 备用 消毒柜 4kW 消毒柜 4kW 消毒柜 4kW 备用 备用 备用 备用 消毒柜 4kW 消毒柜 4kW 备用 备用 备用 照明备用

备注：
1、本图尺寸以图上标注为准，不得以比例尺度量。
2、建设单位具备完善有效的规划、立项及相关批复手续后，本图方可用于施工，在此之前，本图仅适用于方案报批。
3、图纸加盖出图章后有效，未经正式施工图审查机构审查，本图不得直接用于施工，仅供业主建设投资前期基建建设条件之参考。
4、使用本图时，应同时参照其它有关图纸及国家相关规范与标准图集，如发现有任何不明之处，应及时通知我公司。
5、本图之版权属中华国际工程设计顾问集团有限公司所有，未经本公司授权不得随意转交第三方，或以任何形式复制。

说明 illustrate

出图专用章 SEAL

注册盖章 SEAL

施工图审查盖章 SEAL

设计证书编号：A151A02963 A251022624
本图须加盖本公司出图签章 否则一律无效

设计单位



中科华创
ZKHC
中科华创国际工程设计顾问集团有限公司
Zhongke Huachuang International Engineering Design Consulting Group Co., Ltd.

审定人/日期 AUTHORIZED FOR ISSUE BY /DATE	审定人	马福桂	马福桂
审核人/日期 AUDITED BY /DATE	审核人	王金博	王金博
设计负责人/日期 PROJECT DIRECTOR /DATE	设计总负责人	戴亚秋	戴亚秋
专业负责人/日期 DISCIPLINE RESPONSIBLE BY /DATE	专业负责人	王金博	王金博
校对人/日期 CHECKED BY /DATE	校对人	王金博	王金博
设计人/日期 DESIGNED BY /DATE	设计人	付文亚	付文亚
制图人/日期 DESIGNED BY /DATE	制图人	付文亚	付文亚

建设单位 CLIENT

东莞市黄江镇工程建设中心

项目名称 PROJECT

黄江镇第二小学食堂升级改造

手项名称 PROJECT

图名 DRAWING TITLE

厨房配电箱系统图(4)


工程编号 JOB NO.	ZK-202412X	阶段 STATUS	施工图
比例 SCALE		专业 DISCIPLINE	电气
日期 DATE	2026.06 修改版	图号 DRAWING NO.	DS-05

公路行业(公路)乙级 水利行业(河道整治)乙级 风景园林设计专项甲级
建筑行业(建筑)乙级 市政行业(给水工程、排水工程、污水处理工程、桥梁工程、热力工程、环境卫生工程)乙级
建筑行业(人防工程)乙级 市政行业(给水工程、排水工程、污水处理工程、桥梁工程、热力工程、环境卫生工程)乙级
电力行业(变电工程、新能源发电、送电工程)专业乙级 化工石化医药行业乙级 商业服务行业乙级

会 建 电 给 暖 通 水 结 构 基 础

图例				编号			
平面符号	灯具名称	安装方式		平面符号	灯具名称	备注	安装方式
	600X600 LED灯盘,吸顶式,铝合金+亚克力面板 220V 48W, 白光6500K	嵌装			单联单控板把开关	10A/PC阻燃, 白	嵌装
	吸顶式排气扇 300mmX300mm FV-RC14G1 220V 15W 50Hz	嵌装			双联单控板把开关	10A/PC阻燃, 白	嵌装
	配电箱 (详见电施)	明装			三联单控板把开关	10A/PC阻燃, 白	嵌装

说明:1、以上电位高度为常规做法,如图纸有标明高度则以图纸为准。
2、所有回路均由配电箱控制。
3、电气安装示意如下:
注:1.此图开关连线仅供参考,施工需以专业机电图为准。

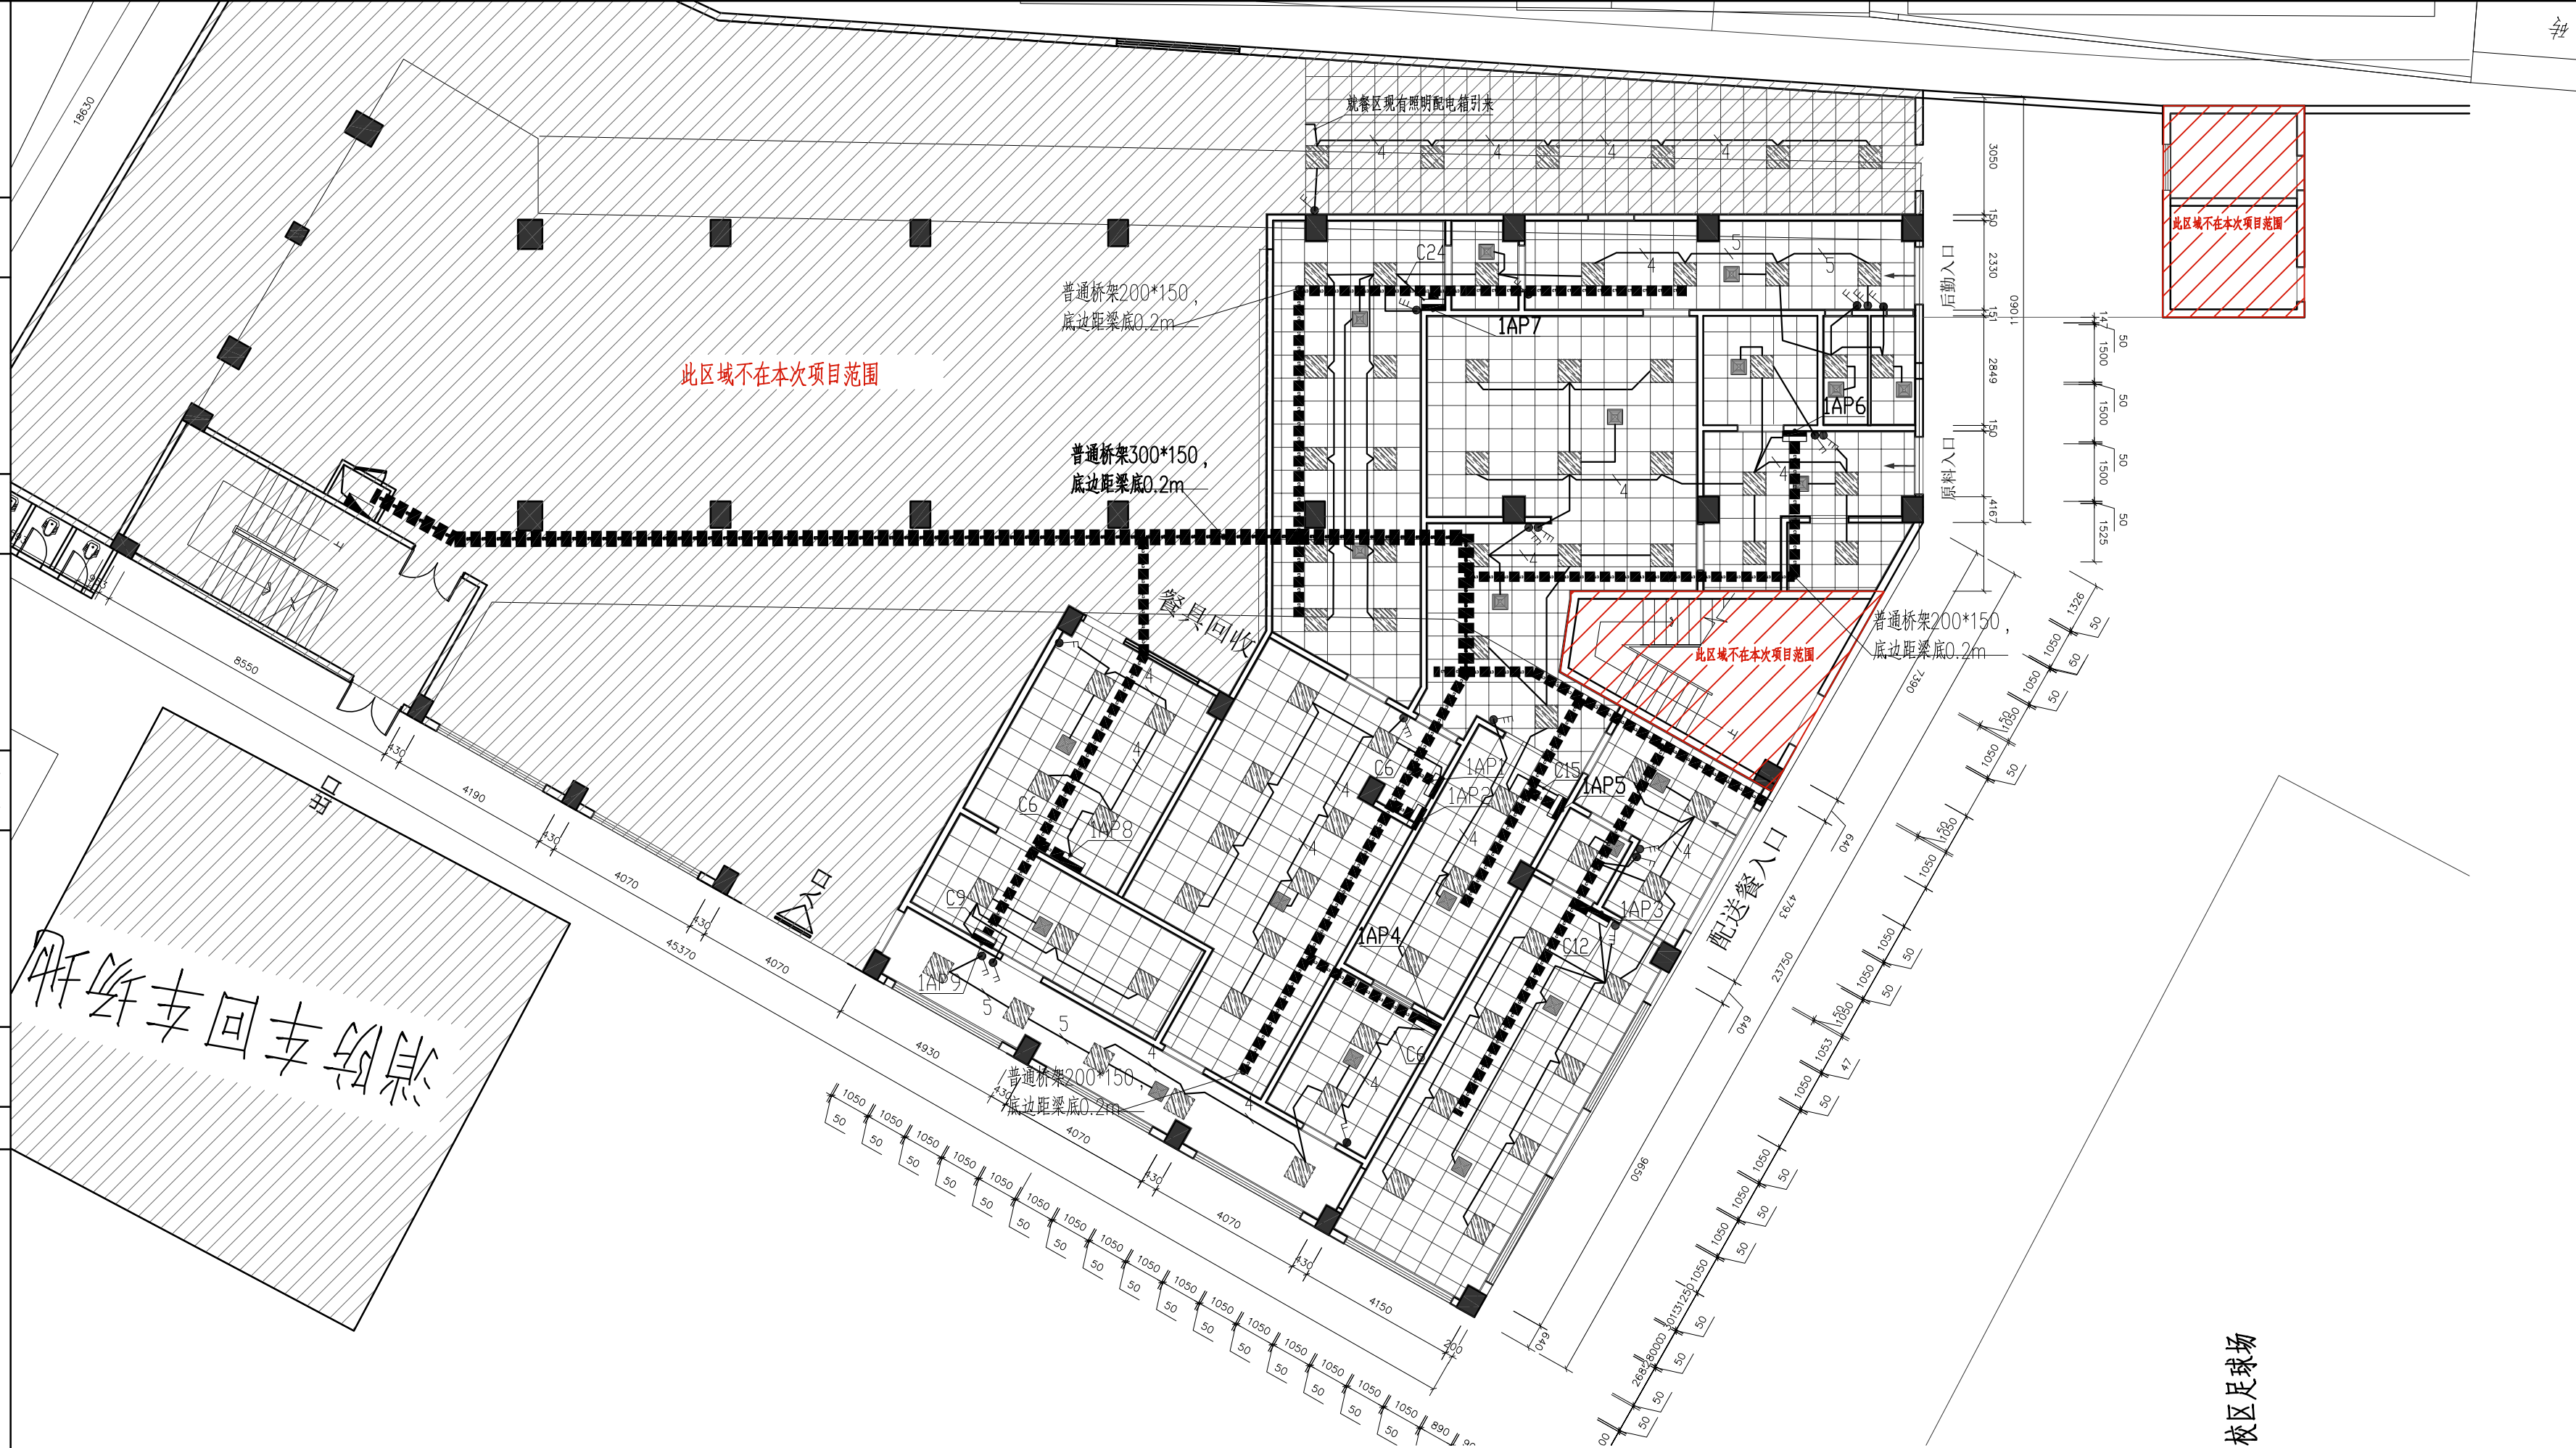

备注:

- 1、本图尺寸以图上标注为准,不得以比例尺度量。
- 2、建设单位具备完整有效的规划、立项及相关批复手续后,本图方可用于施工,在此之前,本图仅用于方案报批。
- 3、图纸加盖出图章后有效,未经正式施工图审查机构审查,本图不得直接用于施工,仅供业主建设投资前期参考建设条件之参考。
- 4、使用本图时,应同时参照其它有关图纸及国家相关规范与标准图集,如发现有任何不明之处,应及时通知我公司。
- 5、本图之版权属中核华创国际工程设计顾问集团有限公司所有,未经本公司授权不得随意转交第三方,或以任何形式复制。

说明 illustrate

出图专用章 SEAL

注册盖章 SEAL

施工图审查盖章 SEAL

设计证书编号: A151A02963 A251022624
本图须加盖本公司出图签章 否则一律无效

设计单位

中核华创
ZKHC
中核华创国际工程设计顾问集团有限公司
Zhonghe Huachuang International Engineering Design Consulting Group Co., Ltd.

审定人/日期 AUTHORIZED FOR ISSUE BY /DATE	审定人	马福桂	马福桂
审核人/日期 AUDITED BY /DATE	审核人	王金博	王金博
设计负责人/日期 PROJECT DIRECTOR /DATE	设计负责人	戴亚秋	戴亚秋
专业负责人/日期 DISCIPLINE RESPONSIBLE BY /DATE	专业负责人	王金博	王金博
校对人/日期 CHECKED BY /DATE	校对人	王金博	王金博
设计人/日期 DESIGNED BY /DATE	设计人	付文亚	付文亚
制图人/日期 DRAWN BY /DATE	制图人	付文亚	付文亚

建设单位 CLIENT

东莞市黄江镇工程建设中心

项目名称 PROJECT

黄江镇第二小学食堂升级改造

子项名称 PROJECT



图名 DRAWING TITLE

一层厨房照明平面图

工程编号 JOB NO.	ZK-202412X	阶段 STATUS	施工图
比例 SCALE		专业 DISCIPLINE	电气
日期 DATE	2026.06 修改版	图号 DRAWING NO.	DS-07

公路行业(公路)乙级 水利行业(河道整治)乙级 农林行业(农业综合开发工程)乙级 风景园林设计专项甲级
建筑行业(建筑工程)甲级 建筑行业(人防工程)乙级 市政行业(给水工程、排水工程、道路工程、桥梁工程、热力工程、环境卫生工程)乙级
电力行业(变电工程、新能源发电、送电工程)专业乙级 化工石化医药行业乙级 商业粮行业乙级

会 章		建 筑		给 排 水		电 气	
结 构		暖 通					

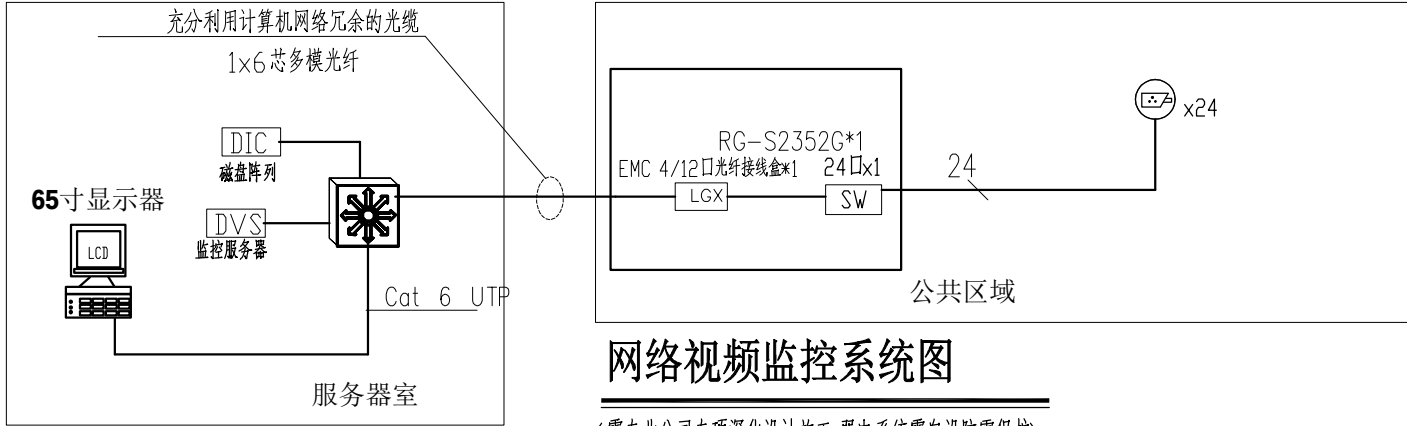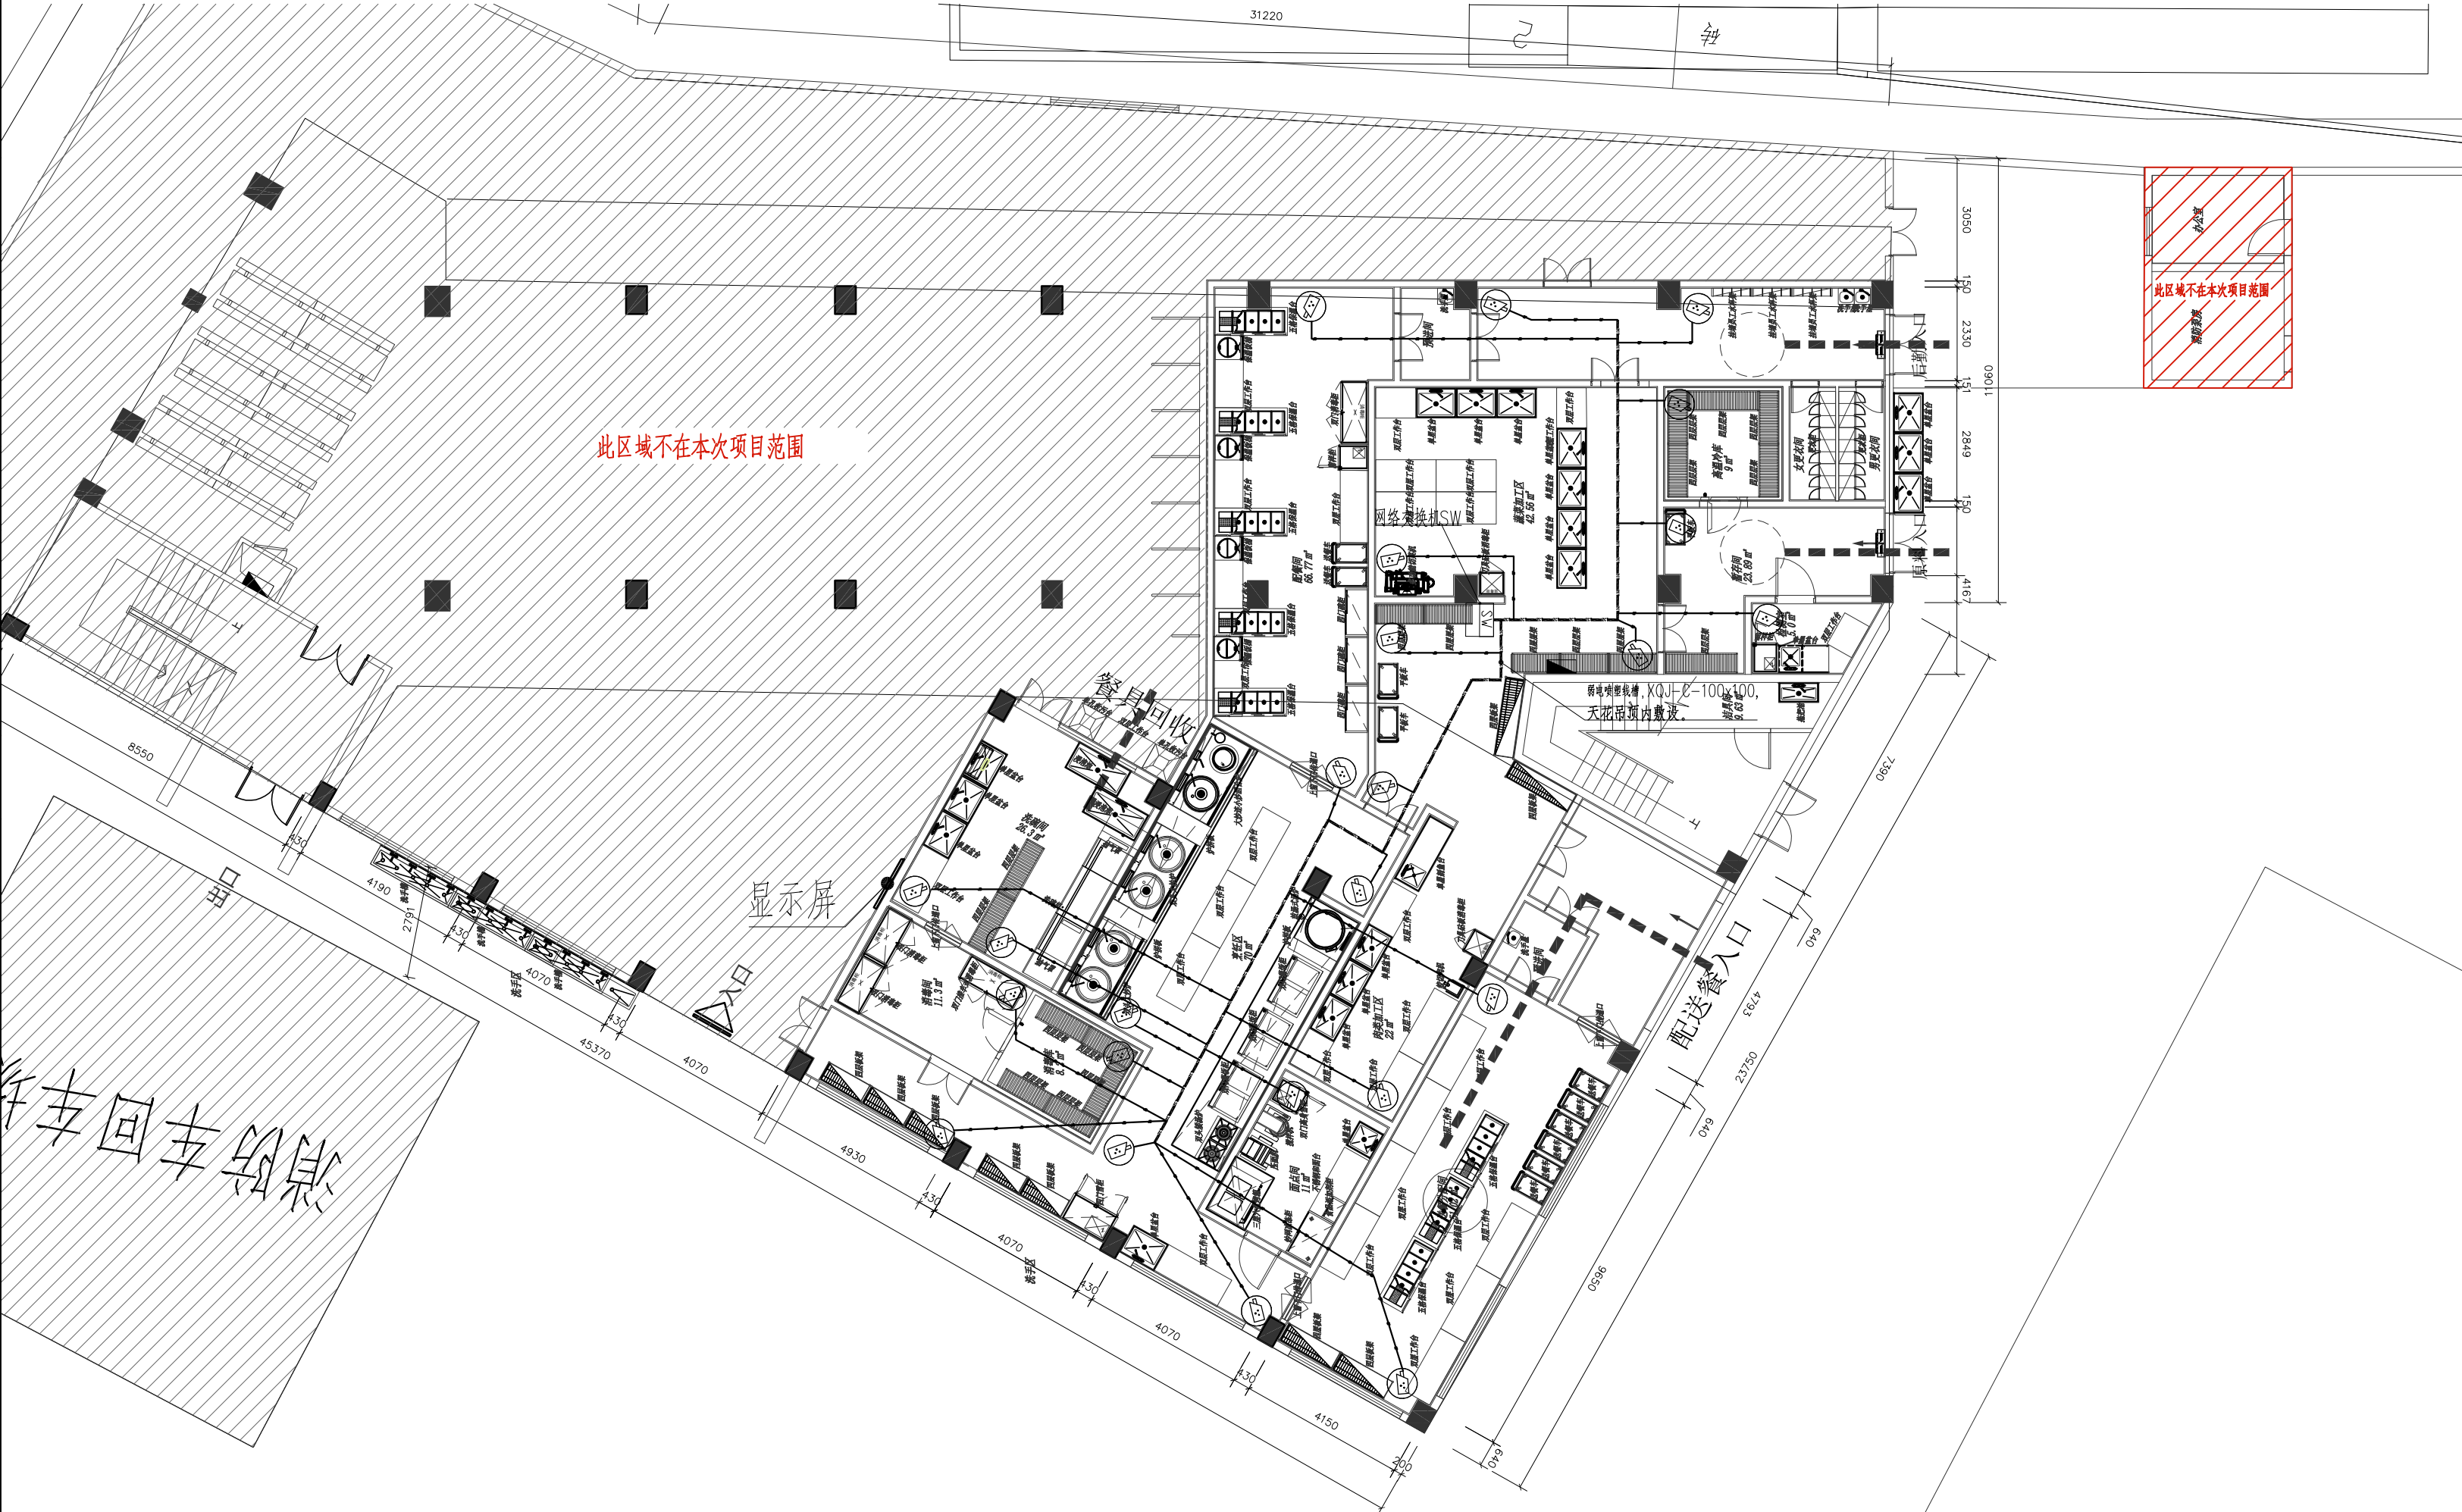

备注：
1、本图尺寸以图上标注为准，不得以比例尺度量。
2、建设单位具备有效的规划、立项及相关批复手续后，本图方可用于施工，在此之前，本图仅适用于方案报批。
3、图纸加盖加章后出图后有效，未经正式施工图审查机构审查，本图不得直接用于施工，仅供业主建设投资前期参考建设条件之参考。
4、使用本图时，应同时参照其它有关图纸及国家相关规范与标准图集，如发现有任何不明之处，请及时通知我公司。
5、本图之版权属中核华创国际工程设计顾问集团有限公司所有，未经本公司授权不得随意转交第三方，或以任何形式复制。

说明 illustrate

出图专用章 SEAL

注册盖章 SEAL

施工图审查盖章 SEAL

设计证书编号：A151A02963 A251022624
本图须加盖本公司出图签章 否则一律无效

设计单位


中核华创
ZKHC
中核华创国际工程设计顾问集团有限公司
Zhonghe Huachuang International Engineering Design Consulting Group Co., Ltd.

审定人/日期 AUTHORIZED FOR ISSUE BY /DATE	审定人	马福桂	马福桂
审核人/日期 AUDITED BY /DATE	审核人	王金博	王金博
设计负责人/日期 PROJECT DIRECTOR /DATE	设计负责人	戴亚秋	戴亚秋
专业负责人/日期 DISCIPLINE RESPONSIBLE BY /DATE	专业负责人	王金博	王金博
校对人/日期 CHECKED BY /DATE	校对人	王金博	王金博
设计人/日期 DESIGNED BY /DATE	设计人	付文亚	付文亚
制图人/日期 DRAWN BY /DATE	制图人	付文亚	付文亚

建设单位 CLIENT

东莞市黄江镇工程建设中心

项目名称 PROJECT

黄江镇第二小学食堂升级改造

子项名称 PROJECT

图名 DRAWING TITLE

一层厨房监控平面图

工程编号 JOB NO.	ZK-202412X	阶段 STATUS	施工图
比例 SCALE		专业 DISCIPLINE	电气
日期 DATE	2026.06 修改版	图号 DRAWING NO.	DS-08